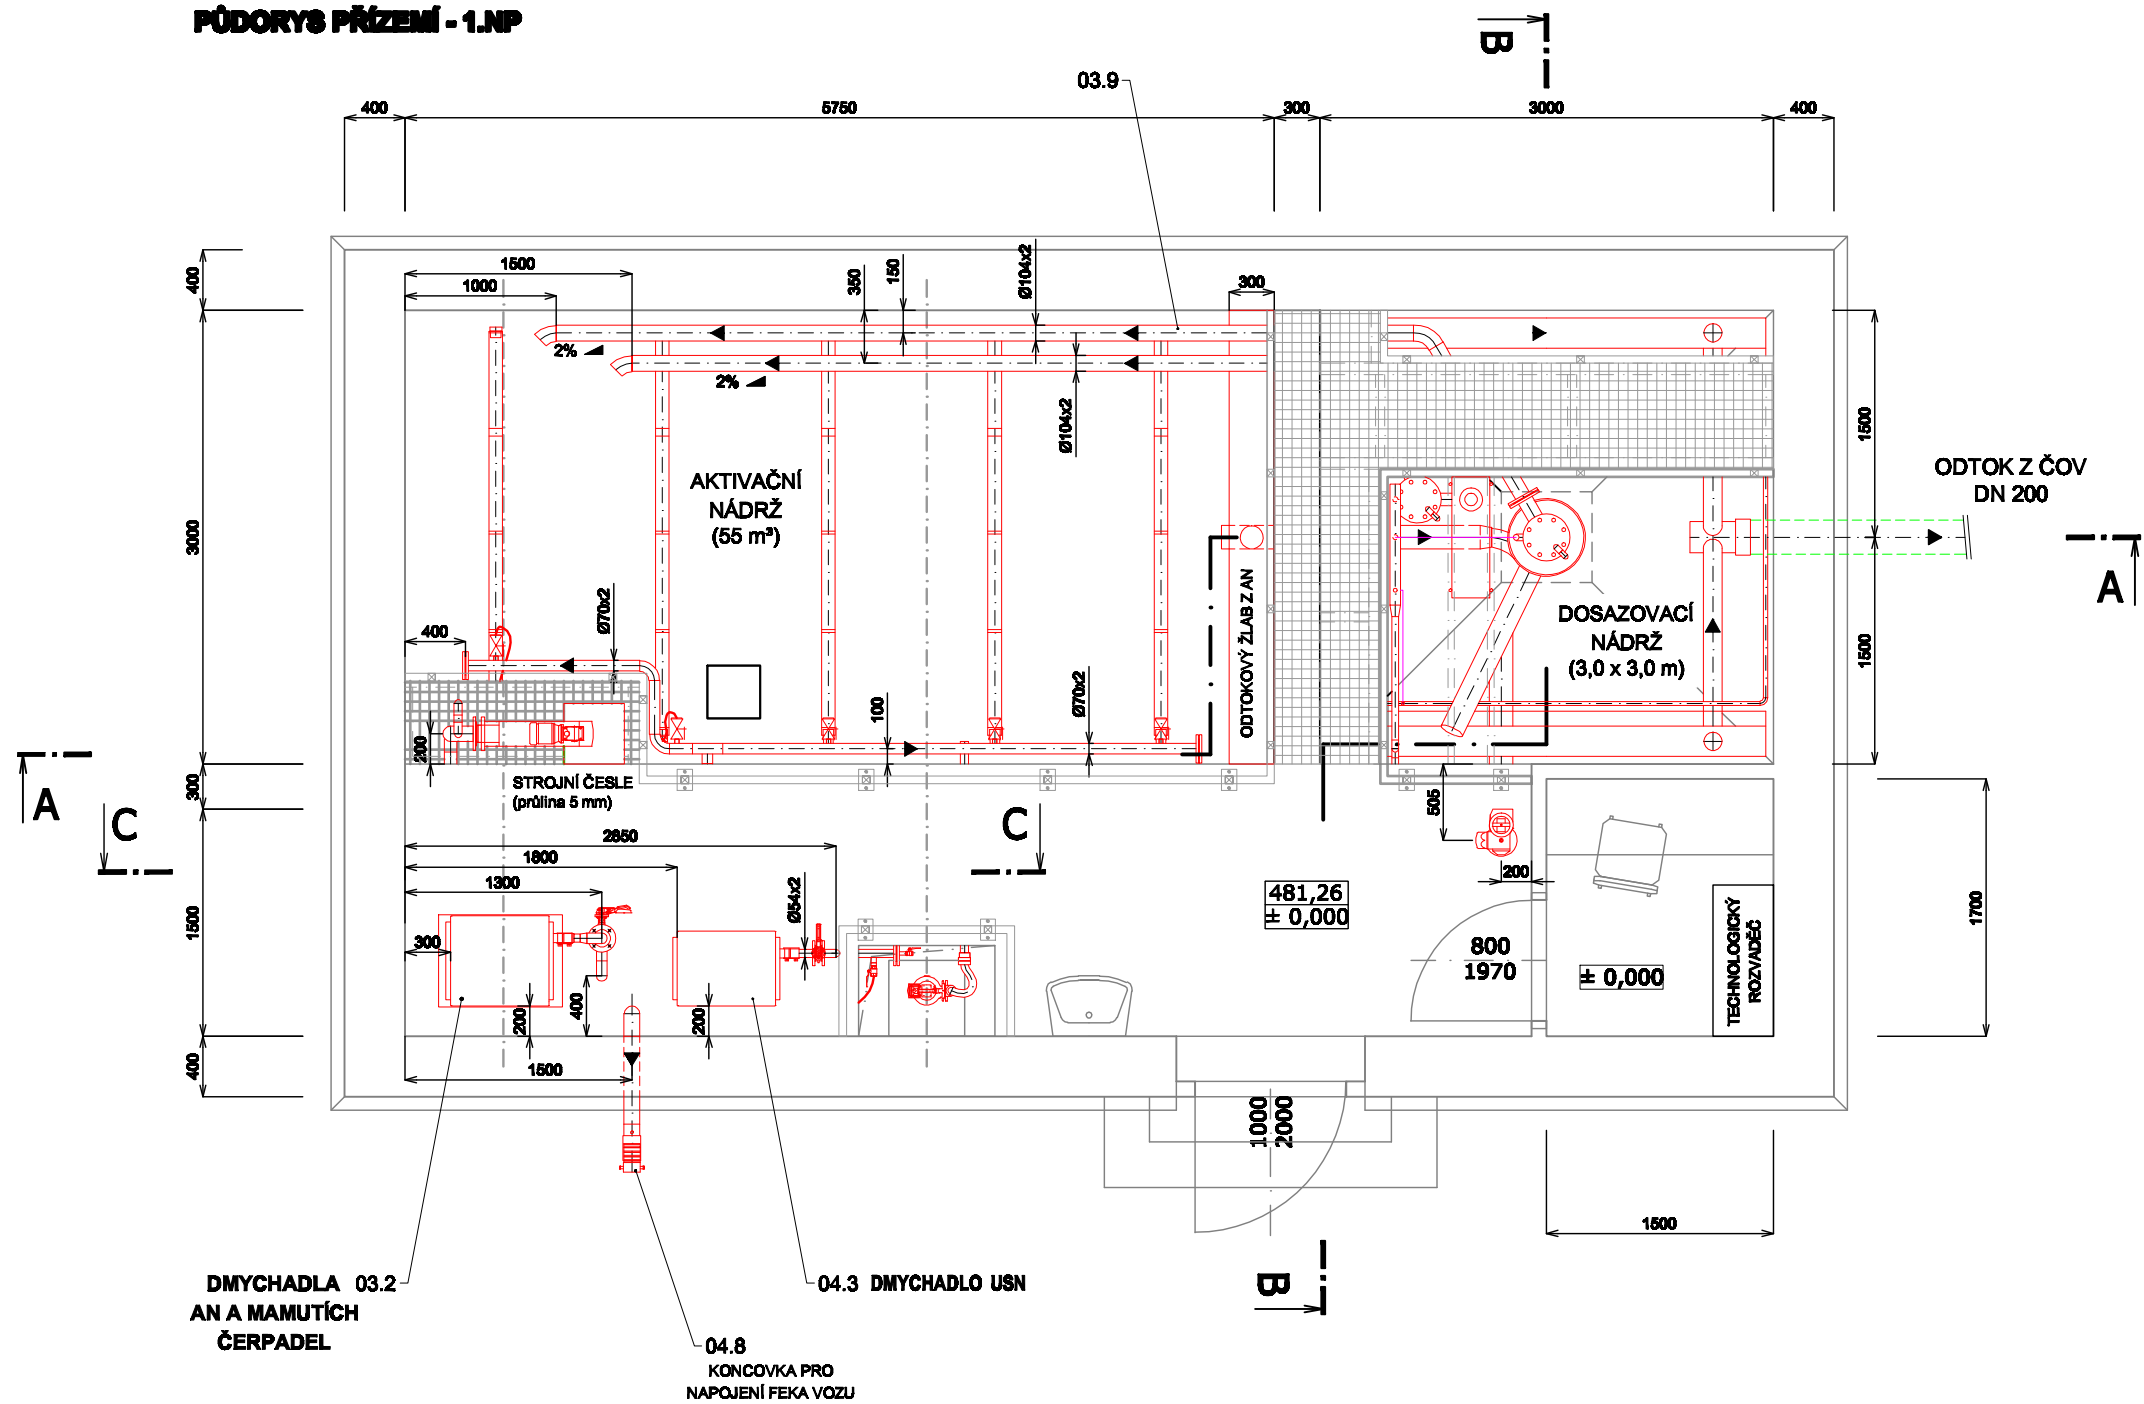

 


PŮDORYS PŘÍZEMÍ - 1.NP



LEGENDA:
 DODÁVKA STAVBA: 
 NOVÉ VYSTROJENÍ: 

PS-01

VAK projekt s.r.o. B. Němcové 12/2, 370 01 České Budějovice
 Tel.: 602 150 148; Email.: vakprojekt@vakprojekt.cz, www.vakprojekt.cz

ZODP. PROJEKTANT	VYPRACOVAL	KRESLIL	VEDOUČÍ ÚTVARU	KOPIE ČÍSLO
JINDRA JAN	ING. L. ZEMAN	ING. L. ZEMAN	ING. PUDIL JIŘÍ	
OKRES České Budějovice (Jihočeský kraj) MÍSTO STAVBY Obec Jankov - Holašovice, k.ú. Holašovice (656763) INVESTOR Obec Jankov, Jankov 46, 373 84 Dubné				STUPEŇ PROJEKTU PROJEKTOVÁ DOKUMENTACE PRO PROVÁDĚNÍ STAVBY (DPS)
NÁZEV AKCE <h3 style="text-align: center;">Kanalizace a ČOV Holašovice</h3>				DATUM PROJEKTU XII./2017 FORMÁT VÝKRESU 2xA4
PROVOZNÍ SOUBOR PS-01 TECHNOLOGIE ČISTÍRNÝ ODPADNÍCH VOD				MĚŘÍTKO 1:50
OBSAH VÝKRESU VYSTROJENÍ OBJEKTU ČOV - PŮDORYS PŘÍZEMÍ - 1.NP				Č. VÝKRESU D2.01-05